


- LEGENDA :
- NAVŘENÉ INŽENÝRSKÉ SÍTĚ
- KANALIZACE SPLAŠKOVÁ
 - VODOVOD
- STÁVAJÍCÍ INŽENÝRSKÉ SÍTĚ
- DEŠŤOVÁ KANALIZACE
 - KABEL SDĚLOVACÍ – PODZEMNÍ
 - KABEL SDĚLOVACÍ – NADZEMNÍ
 - VEDENÍ NN – PODZEMNÍ
 - VEDENÍ NN – NADZEMNÍ
 - VEDENÍ VN – NADZEMNÍ

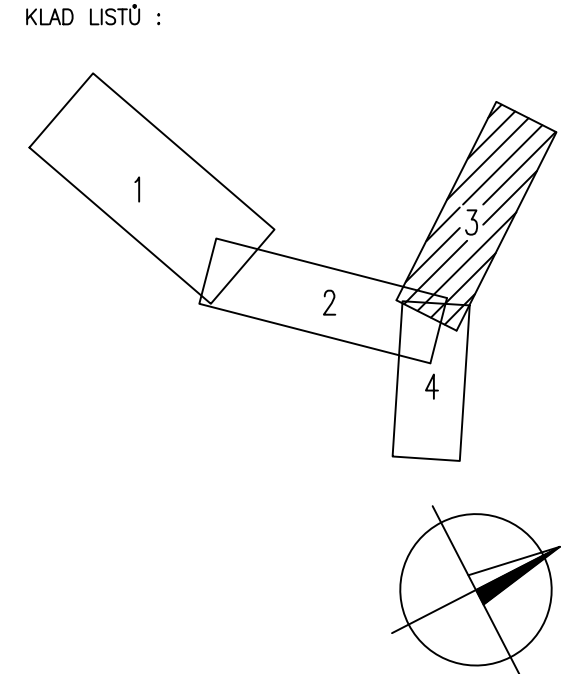

VYPRACOVAL		PROJEKTANT		HLAV. INŽ. PROJEKTU		AUTORIZOVANÁ OSOBA		<div>PIK V Í T E K</div> <div>Inženýrská a projektová kancelář</div>		
KOTEK		KOTEK		DALÍK		DALÍK				
INVESTOR OBEC ZAJEČOV				OsRP HOŘOVICE		KÚ STŘEDOČESKÝ				
NÁZEV STAVBY ZAJEČOV ROZŠÍŘENÍ A INTENZIFIKACE ČOV, HORNÍ KVAŇ – KANALIZACE A VODOVOD								ATELIER PRAHA		ČÍS. SOUPRAVY
								DATUM 06/2021		
								STUPEŇ DPS		
								FORMÁT 6x44		
								MĚŘÍTKO 1:500		
								SOUBOR		
OBSAH VÝKRESU SITUACE 1:500 – DÍL 3								ZAK. ČÍSLO		ČÍS. VÝKRESU
								21–068		
										D.1.2.