


# PŮDORYS -1. PP - STÁVAJÍCÍ STAV (M 1:50)

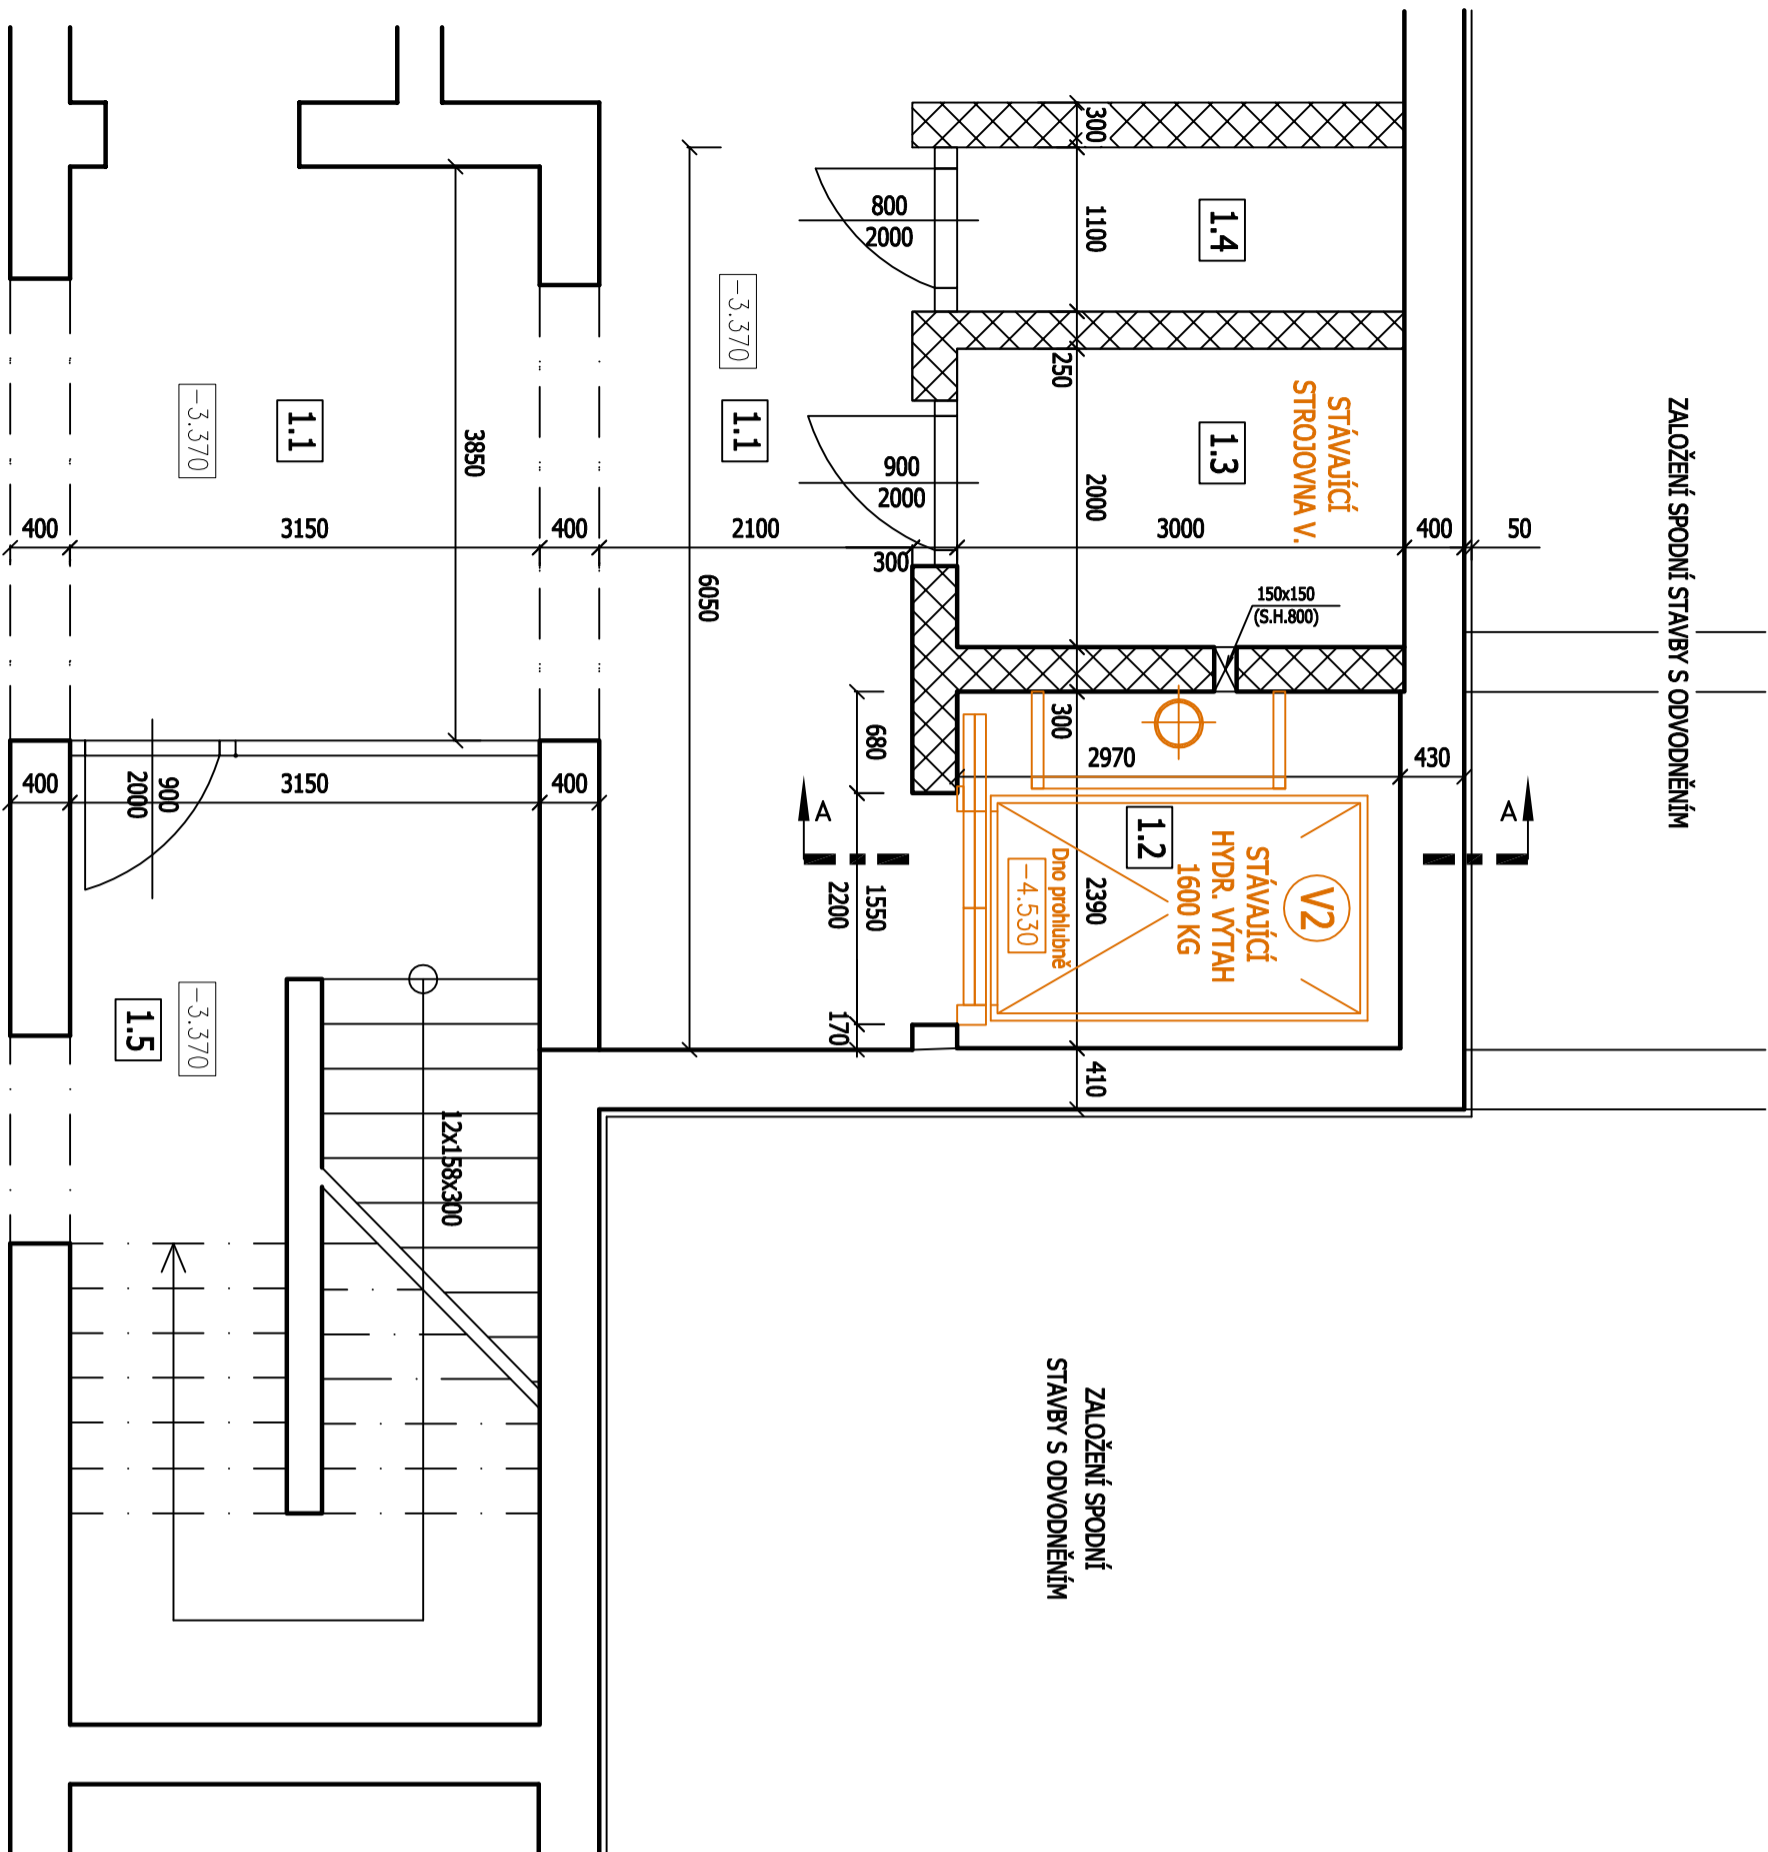

## LEGENDA KONSTRUKCÍ

	NOSNÉ KONSTRUKCE
	STÁVAJÍCÍ KONSTRUKCE
	STÁVAJÍCÍ HYDR. VÝTAH (V2)
	ZDIVO Z CP

## LEGENDA MÍSTNOSTÍ

1.1	Chodba
1.2	Výťahová šachta (V2)
1.3	Strojovna výťahu (V2)
1.4	Sklep
1.5	Schodiště

## PARAMETRY STÁV. STARÉHO VÝTAHU

Výroba v.	VÝTAHY OSTRAVA
Rok výroby	2000
Typ výťahu	Hydraulický se strojovnou
Umístění str.	dole, na boku šachty
Nosnost	1600 kg / 20 osob
Počet stanic	5/5 (nepřechoz)
Rychlost	0,4 m/s
Velikost dveří	1.300 x 2.000 mm

## POZNÁMKY:

Hydraulická jednotka umístěna ve stáv. strojovně výťahu. Přívod napájení výťahu vyústěn ve stáv. strojovně výťahu. Otvor pro hadici hydrauliky (šachta x stroj.) v "D" stěně šachty o min. rozměru 150 x 150 mm.

## VÝTAHOVÁ ŠACHTA:

Provedení šachty ZDĚNÁ (tl. stěny 300 mm), s ŽLB prohlubní. Skutečný, světlý rozměr šachty: 2.390 x 2.970 mm (š x h). Skutečný rozměr hloubky prohlubně: 1.160 mm. Pod výťahovou šachtou NEJSOU podchodzí prostory. V šachtě je osazen stávající montážní nosník. V šachtě je osazeno požární čidlo s detekcí kouře.


## TEPLOTY A VĚTRÁNÍ

Teplota ve strojovně výťahu: +5°C až + 40°C. Stávající odvětrání strojovny je provedeno aktivním větráním s VZT odtažen mimo objekt. Teplota v šachtě výťahu: +5°C až + 40°C. Stávající odvětrání výťahové šachty je provedeno mřížkou ze strojovny (nádech) a pod stropem výťahové šachty (výdech).



**Dodavatel výťahu je povinen si ověřit všechny rozměry před výrobou výťahu IN SITU!**

## Situční umístění výťahu V2

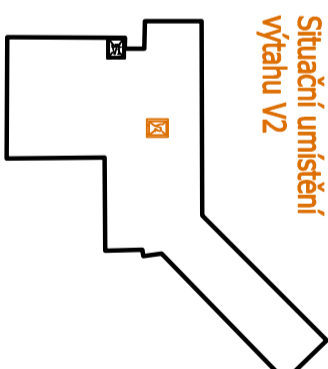

+/- 0.000 = 369,100 m.n.m. BpV

ZPRACOVATEL: ING. JAKUB VANĚK IČO: 73828033 ČKAT: 0013022 Tel. +420 731 33 77 11 E-mail: ing.jakubvanek@email.cz		ZOP. PROJEKTANT ING. JAKUB VANĚK KONTROLOVA: ING. JAKUB VANĚK		PARÉ: DATAUM: 06/2024	
INVESTOR: Domov Na Výsluní, Hořovice Pražská 932 268 01 Hořovice		PROJEKTANT ČÁSTI ING. JAKUB VANĚK			
AKCE: MODERNIZACE VNITŘNÍHO HYDR. VÝTAHU NEEVAKUAČNÍ VÝTAH (V2), PAVILON B Domov na Výsluní, Pražská 932/48a, Hořovice		Část: Architektonicko-Stavební			
		STUPEŇ PD: St. Záměr		ZMĚNA / VERZE:	
		MĚŘÍTKO: 1:50			
NÁZEV: PŮDORYS -1.PP - STÁVAJÍCÍ STAV				ČÍSLO VÝKRESU 01	