

LEGENDA SYMBOLŮ

- ROZVÁDĚČ ELEKTRO

ROZVÁDĚČ TECHNOLOGIE/ MaR

ZÁSUVKA JEDNODUCHÁ, 230 V/ 16 A

ZÁSUVKA DVOJITÁ, 230 V/ 16 A

ZÁSUVKA JEDNODUCHÁ, 230 V/ 16 A, IP44

ZÁSUVKA DVOJITÁ, 230 V/ 16 A, IP44

ZÁSUVKA 400 V/ 16 A/ 5p, IP44

ZÁSUVKA 230 V/ 16 A, MODUL 45

ZÁSUVKA 230 V/ 16 A, SVODIČ PŘEPĚTÍ TŘ. 3

VÝVOD JEDNOFÁZOVÝ

VÝVOD TŘÍFÁZOVÝ

OCHRANNÉ POSPOJENÍ
- SPÍNÁČ JEDNOPÓLOVÝ, faz. "1"

SPÍNÁČ JEDNOPÓLOVÝ, faz. "1", IP44

SPÍNÁČ SÉRIOVÝ, faz. "5"

SPÍNÁČ SÉRIOVÝ, faz. "5", IP44

PŘEPÍNAČ STŘÍDAVÝ, faz. "6"

PŘEPÍNAČ STŘÍDAVÝ, faz. "6"

PŘEPÍNAČ KŘÍŽOVÝ, faz. "7"

PŘEPÍNAČ KŘÍŽOVÝ, faz. "7", IP44

OVLÁDAČ TLAČÍTKOVÝ, faz. "1/0"

OVLÁDAČ TLAČÍTKOVÝ, faz. "1/0", IP44

ŽALUZIOVÝ SPÍNÁČ

TLAČÍTKOVÝ OVLÁDAČ, IP44

LEGENDA ROZVÁDĚČŮ

- +RH

- STÁVAJÍCÍ HLAVNÍ ROZVÁDĚČ OBJEKTU
- +RB

- ROZVÁDĚČ BARU 1. NP
- +R1.1


- ROZVÁDĚČ WC ŽENY 1. NP
- +R1.2

- ROZVÁDĚČ WC MUŽI 1. NP
- +R2.1


- ROZVÁDĚČ WC ŽENY 2. NP
- +R2.2

- ROZVÁDĚČ WC MUŽI 2. NP


SYSTÉM ZNAČENÍ SVÍTIDEL

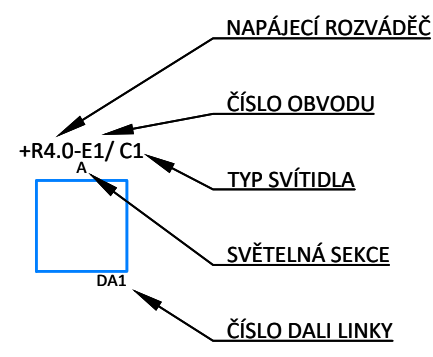

SYSTÉM ZNAČENÍ VÝVODŮ

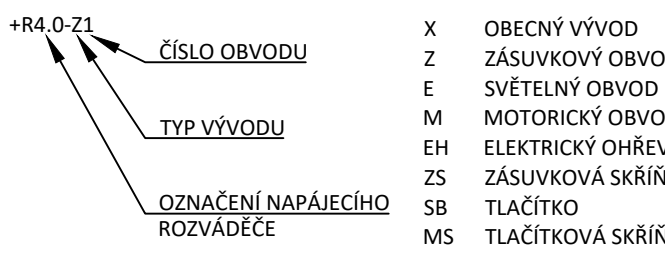

SYSTÉM ZNAČENÍ KABELŮ

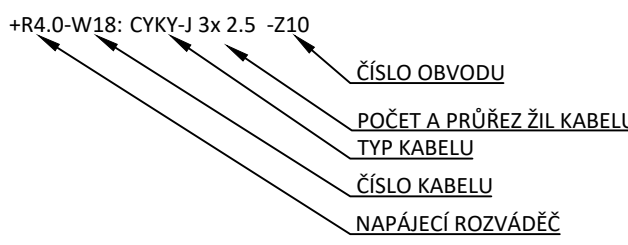

POZNÁMKY

- VÝKRESY INSTALACE A OSVĚTLENÍ VZÁJEMNĚ KOORDINOVAT
- POZICE KONCOVÝCH A OVLÁDACÍCH PRVKŮ JSOU ZAKRESLENY ORIENTAČNĚ, PŘESNÉ POZICE KOORDINOVAT PŘI STAVBĚ S PROJEKTEM INTERIÉRU, POŽADAVKY INVESTORA A UMÍSTĚNÍM PŘIPOJOVANÝCH SPOTŘEBIČŮ
- ELEKTROINSTALAČNÍ ROZVODY BUDOU NAPÁJENY Z PŘÍSLUŠNÝCH ROZVÁDĚČŮ, VZÁJEMNĚ NÁVAZNOSTI ROZVÁDĚČŮ JSOU ZNÁZORNĚNY V DOKUMENTU 8619.3 - PŘEHLEDOVÉ SCHEMA NAPÁJENÍ
- ELEKTROINSTALAČNÍ ROZVODY BUDOU ULOŽENY PŘEDEVŠÍM V KABELOVÝCH TRASÁCH NAD PODHLADY, POD OMÍTKOU, V DUTINÁCH KONSTRUKCÍ A NAD PODHLADY
- V 1. PP BUDOU ROZVODY ULOŽENY DO PÁTERNÍ KABELOVÉ TRASY Z DRÁTĚNÝCH ŽLABŮ
- PÁTERNÍ KABELOVÉ TRASY BUDOU PROVEDENY Z DRÁTĚNÝCH ŽLABŮ A BUDOU ZAVĚŠENY NA ZÁVITOVÝCH TYČÍCH
- TRASY ROZVODŮ BUDOU PROVEDENY V INSTALAČNÍCH ZÓNÁCH DLE ČSN 33 2130 ed. 3
- KONCOVÉ PRVKY BUDOU INSTALOVÁNY VE VÝŠKÁCH DLE ČSN 33 2130 ed. 3, čl. 7.10.9
- VÍCE KONCOVÝCH PRVKŮ VEDLE SEBE BUDE SDRUŽOVÁNO DO VÍCENÁSOBNÝCH RÁMČEKŮ
- OSVĚTLENÍ BUDE OVLÁDÁNO PŘEDEVŠÍM MÍSTNĚ POMOCÍ SPÍNÁČŮ; OSVĚTLENÍ VEŘEJNÝCH PROSTOR U BARU BUDE SPÍNÁNO OTOČNÝMI SPÍNÁČI OSAZENÝMI V OVLÁDACÍ SKŘÍŇĚ OSVĚTLENÍ A POMOCÍ RELÉ V ROZVÁDĚČI +RB
- PROSTUPY PŘES POŽÁRNĚ DĚLÍCÍ KONSTRUKCE BUDOU UTUŠENY CERTIFIKOVANÝMI PROTIPOŽÁRNÍMI UCPÁVKAMI DLE POŽADAVKŮ ČSN 33 2000-5-52 ed. 2, čl. 527.2
- ÚNIKOVÉ CESTY A ZAŘÍZENÍ PRO PROTIPOŽÁRNÍ ZÁSAH BUDOU OZNAČENY NOUZOVÝMI SVÍTIDLY DLE ČSN EN 1838
- POŽADAVKY NA PROVEDENÍ SVÍTIDEL VIZ DOKUMENT Č. 8619.10 - SPECIFIKACE SVÍTIDEL
- NEDÍLNOU SOUČÁSTÍ VÝKRESOVÉ ČÁSTI JE TECHNICKÁ ZPRÁVA


OCHRANA PŘED ÚRAZEM ELEKTRICKÝM PROUDEM

- AUTOMATICKÝM ODPOJENÍM OD ZDROJE, OCHRANNÝM POSPOJOVÁNÍM A PROUDOVÝMI CHRÁNIČI
- DLE ČSN EN 61140 ed. 3 A ČSN 33 2000-4-41 ed. 3

POZNÁMKY

- POZNÁMKA č. 1**
- LED PÁSEK 1 - OSVĚTLENÍ SPODNÍ PRACOVNÍ DESKY V LŮŽE - IP44
 - LED PÁSEK 2 - OSVĚTLENÍ ČELA POD BAROVÝM PULTEM
 - LED PÁSEK 3 - OSVĚTLENÍ PLENTY POD VZT MŘÍŽKAMI
- POZNÁMKA č. 2**
- LED PÁSEK ZAPUŠTĚNÝ V PODHLEDU PŘOVLAKU A V PILÍŘI PROVOZU
- POZNÁMKA č. 3**
- OSVĚTLENÍ SCHODŮ - LED PÁSKEM POD STUPNÍ

REVIZE	POPIS ZMĚN	DATUM
B	ZAPRACOVÁN NÁVRH ETAPIZACE STAVBY	4/ 2020

HLAVNÍ PROJEKTANT : MCT-RR spol. s r.o. Práčka 16, 102 21 Praha 10 - Hostivař e-mail : rehor@mct-rr.cz		MCT-RR, spol. s r.o. Práčka 16, 102 21 Praha 10 - Hostivař e-mail : rehor@mct-rr.cz IČ : 241 30 389		Autorizace výkresu : Datum :	
ZPRACOVATEL DÍLČÍHO PROJEKTU :  P. ZDENĚK.cz Ing. Pavel Zdeněk Dmyššice 49, 399 01 Milevsko e-mail : pavelf@pzdzenek.cz		Ing. Pavel Zdeněk Dmyššice 49, 399 01 Milevsko e-mail : pavelf@pzdzenek.cz IČ : 747 16 832		Datum :	
NÁZEV STAVBY : Oprava hygienického zázemí a baru společenského domu v Hořovicích				Architekt Ing. Pavel Zdeněk	
MÍSTO STAVBY : Společenský dům Hořovice, Nádražní 606/14, Hořovice				Projektant Ing. Ivan Rehoř	
INVESTOR : Město Hořovice Palackého náměstí 2, 268 01 Hořovice, IČ: 00233242				Stupeň PD PD pro výběr zhotovitele	
ČÁST PROJEKTOVÉ DOKUMENTACE : D.7 ELEKTROINSTALACE				Datum 3/2020	
NÁZEV VÝKRESU : DISPOZIČNÍ ŘEŠENÍ - OSVĚTLENÍ 1. NP				Formát A4 A10	
				Měřítko 1:50	
				Výtisk číslo : Výkres číslo : 8619.7b	